


Legende Beleuchtung:

- LP1 Leuchte mit Nummerierung
- SR DN 50 Beleuchtungskabel NYY-J 5x16mm²
- SR DN 100 Kabelschutzrohr mit Angabe der Nennweite
- BS Betonfreileitungsmast
- BS/BK vorhandene Leuchte entfernen


Planung:	Ingenieurbüro Schulze Am Vordersee 40 14979 Nuthé-Urstromtal OT Dobbrikow Tel.: 03379/50139 Fax: 033732/50143	bearbeitet gezeichnet geprüft	Datum 02 / 2020 02 / 2020 02 / 2020	Zeichen Schulze EDV Schulze
Bauherr:	für die Straßenbaumaßnahme und für den Teil der Beleuchtung verkehrstechnischer Anlagen: Landesbetrieb Straßenwesen, Dezernat Planung West Steinstraße 104-106, Haus 14c 14480 Potsdam			
	für den Teil der öffentlichen Beleuchtung: Amt Brück für die Stadt Brück Ernst-Thälmann-Straße 59, 14822 Brück		Unterlage Nr.: Blatt Nr.:	... 1
Planungsphase: Bauvorhaben:	ENTWURFSPLANUNG Bundesstraße B246, Ortsdurchfahrt Brück, 3. Bauabschnitt Straßenbeleuchtung Straße der Einheit und L85 Luisenstraße		Lagesystem: ETRS Höhensystem: DHN92	
Darstellung:	Kabellageplan		Maßstab: 1 : 250	

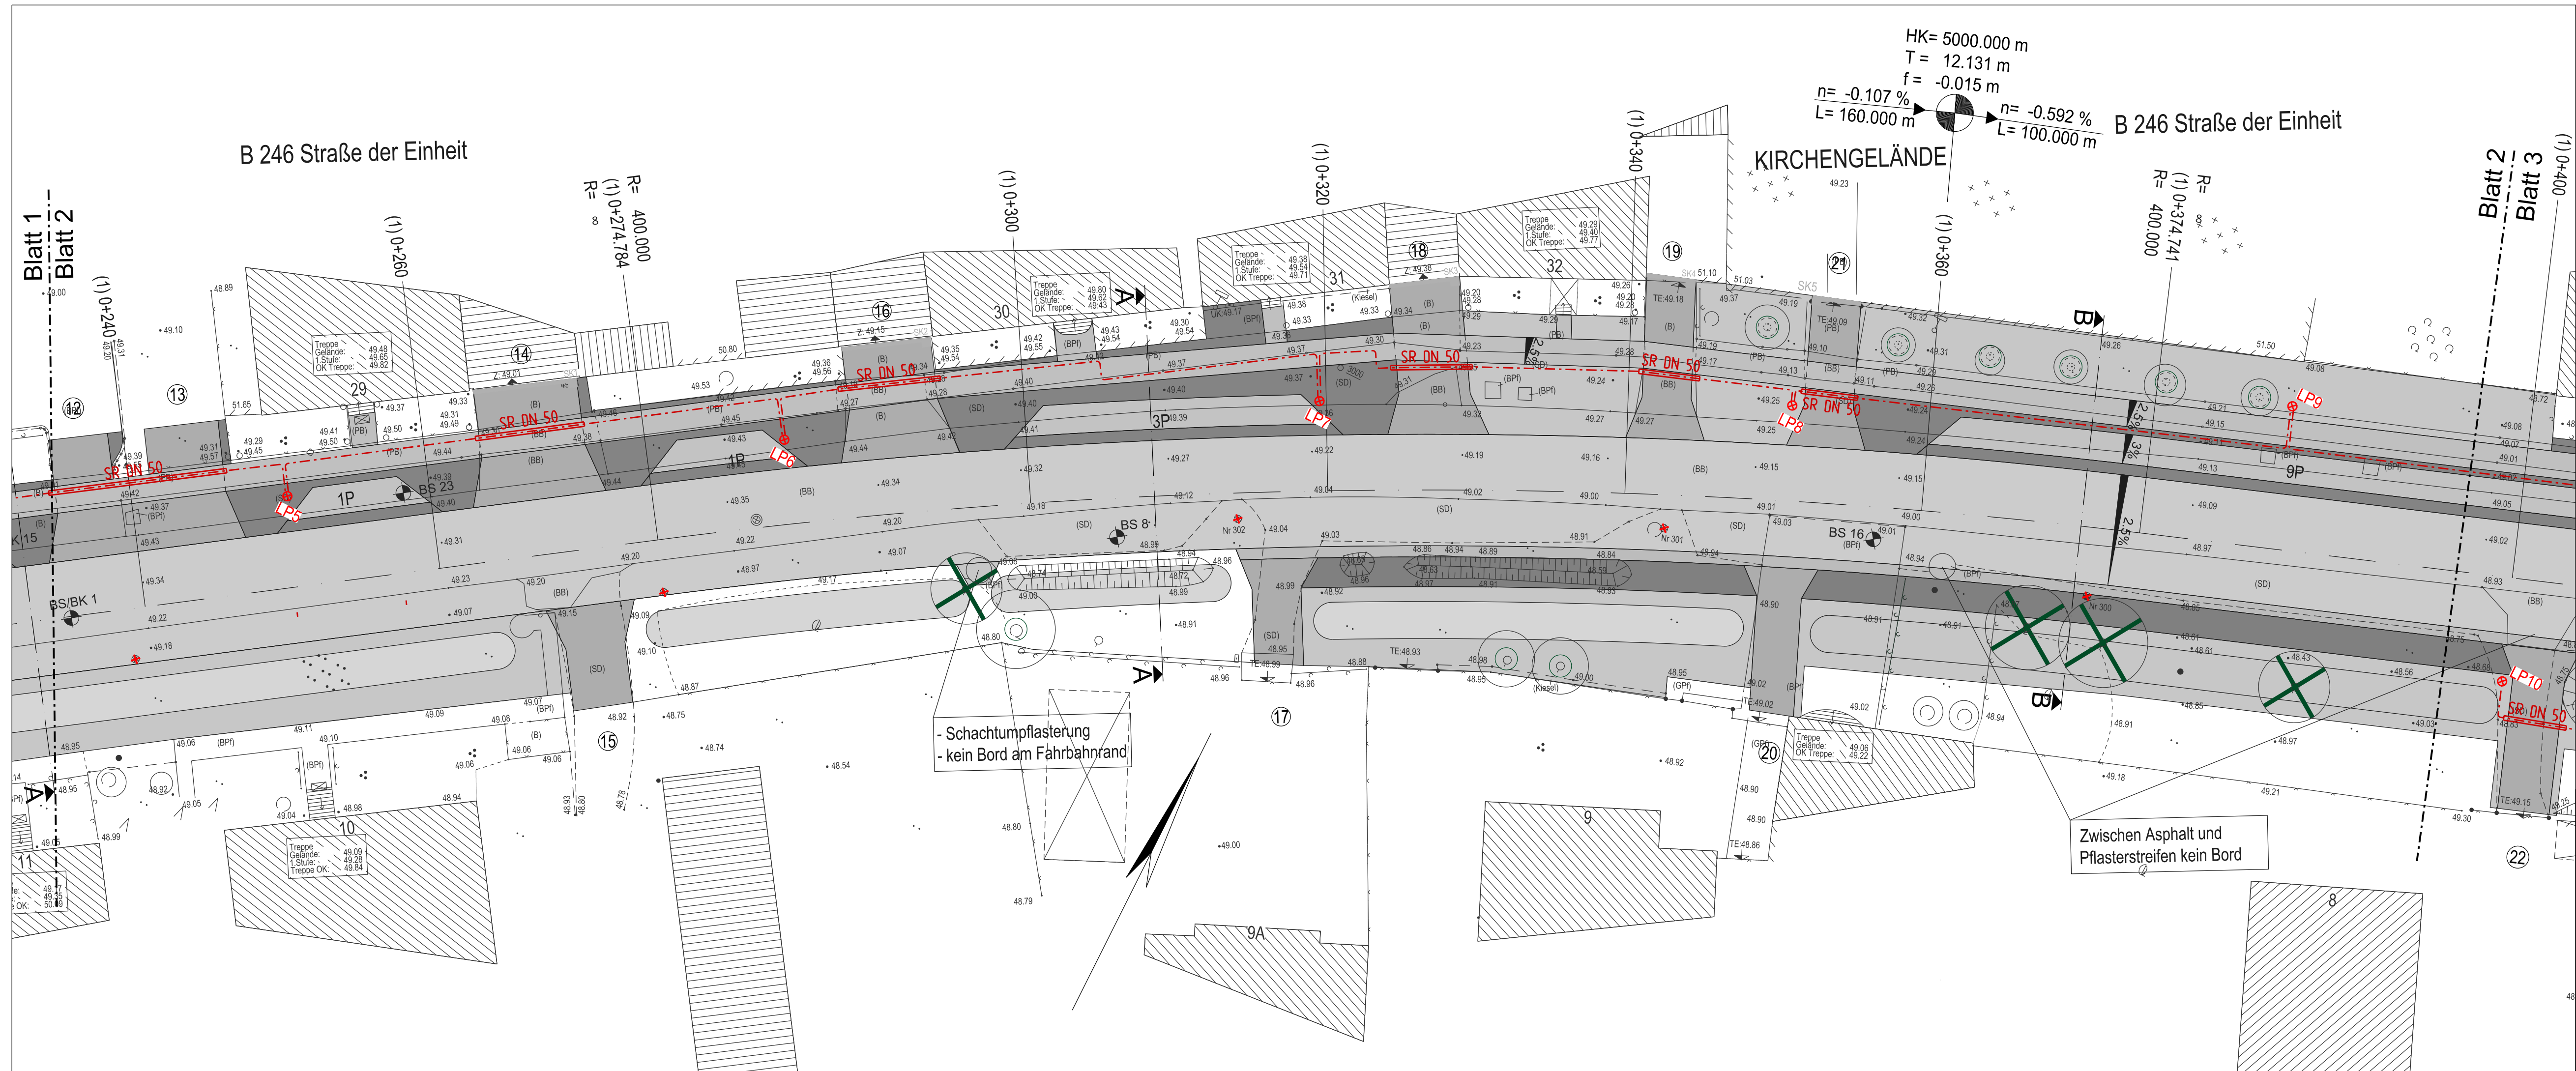


Legende Beleuchtung:

- ⊗ LP1 Leuchte mit Nummerierung
- SR DN 50 Beleuchtungskabel NYY-J 5x16mm²
- SR DN 50 Kabelschutzrohr mit Angabe der Nennweite
- Betonfreileitungsmast
- ✕ vorhandene Leuchte entfernen

Planung:	Ingenieurbüro Schulze Am Vordersee 40 14979 Nuthé-Urstromtal OT Dobbrikow Tel.: 03379/50139 Fax: 033732/50143		Datum	Zeichen
		bearbeitet	02 / 2020	Schulze
		gezeichnet	02 / 2020	EDV
		geprüft	02 / 2020	Schulze
Bauherr:	für die Straßenbaumaßnahme und für den Teil der Beleuchtung verkehrstechnischer Anlagen: Landesbetrieb Straßenwesen, Dezernat Planung West Steinstraße 104-106, Haus 14c 14480 Potsdam für den Teil der öffentlichen Beleuchtung: Amt Brück für die Stadt Brück Ernst-Thälmann-Straße 59, 14822 Brück	Unterlage Nr.: ...		
		Blatt Nr.: 2		
Planungsphase:	ENTWURFSPLANUNG Bundesstraße B246, Ortsdurchfahrt Brück, 3. Bauabschnitt Straßenbeleuchtung Straße der Einheit und L85 Luisenstraße	Lagesystem: ETRS		
Bauvorhaben:		Höhensystem: DHN92		
Darstellung:	Kabellageplan	Maßstab: 1 : 250		

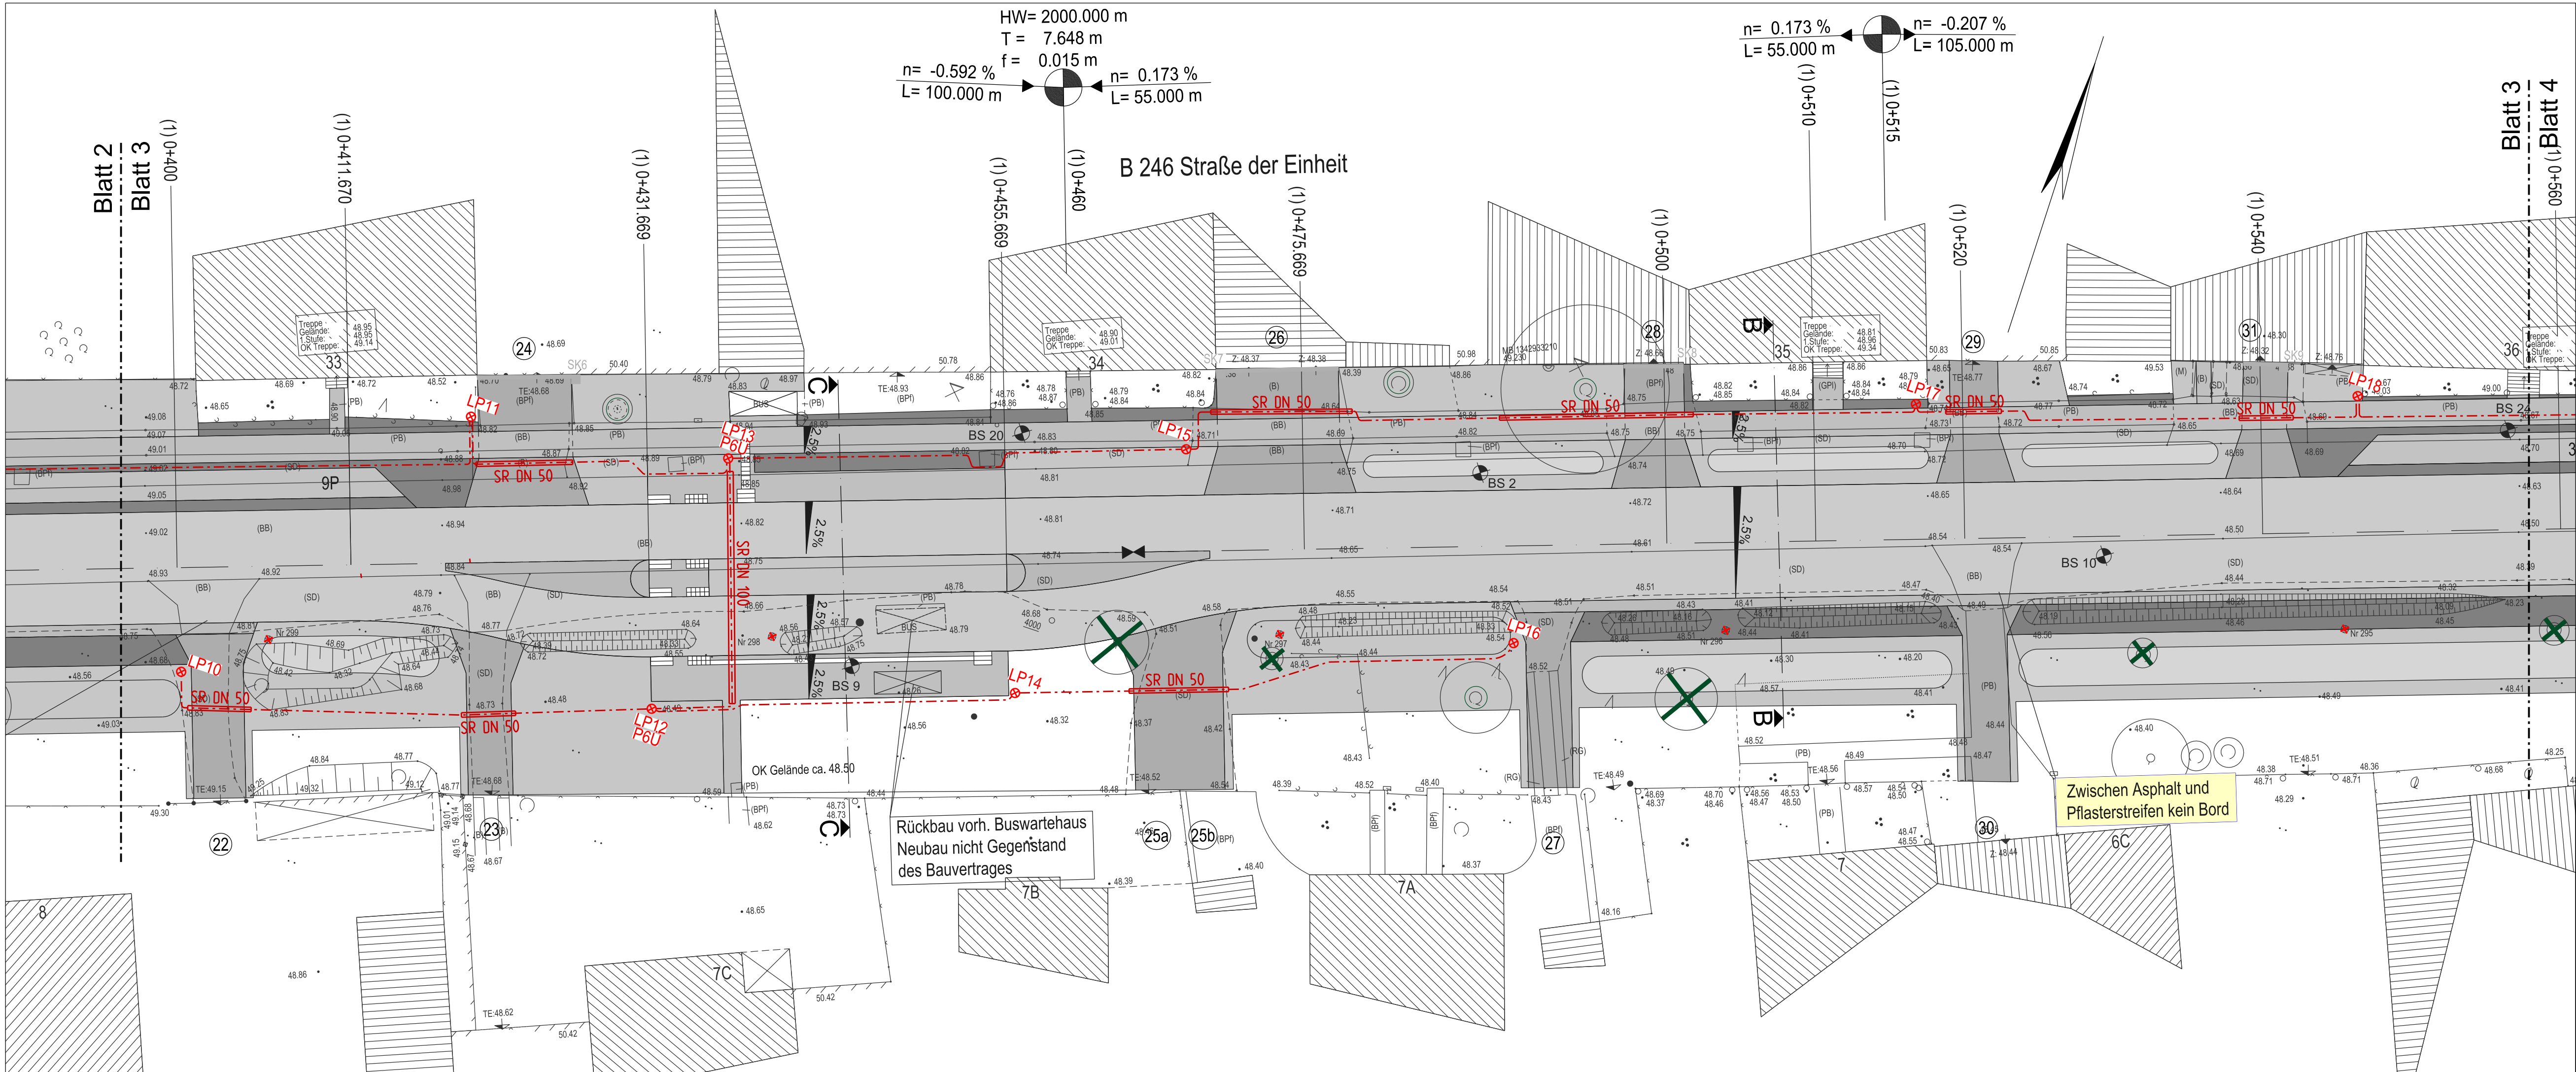


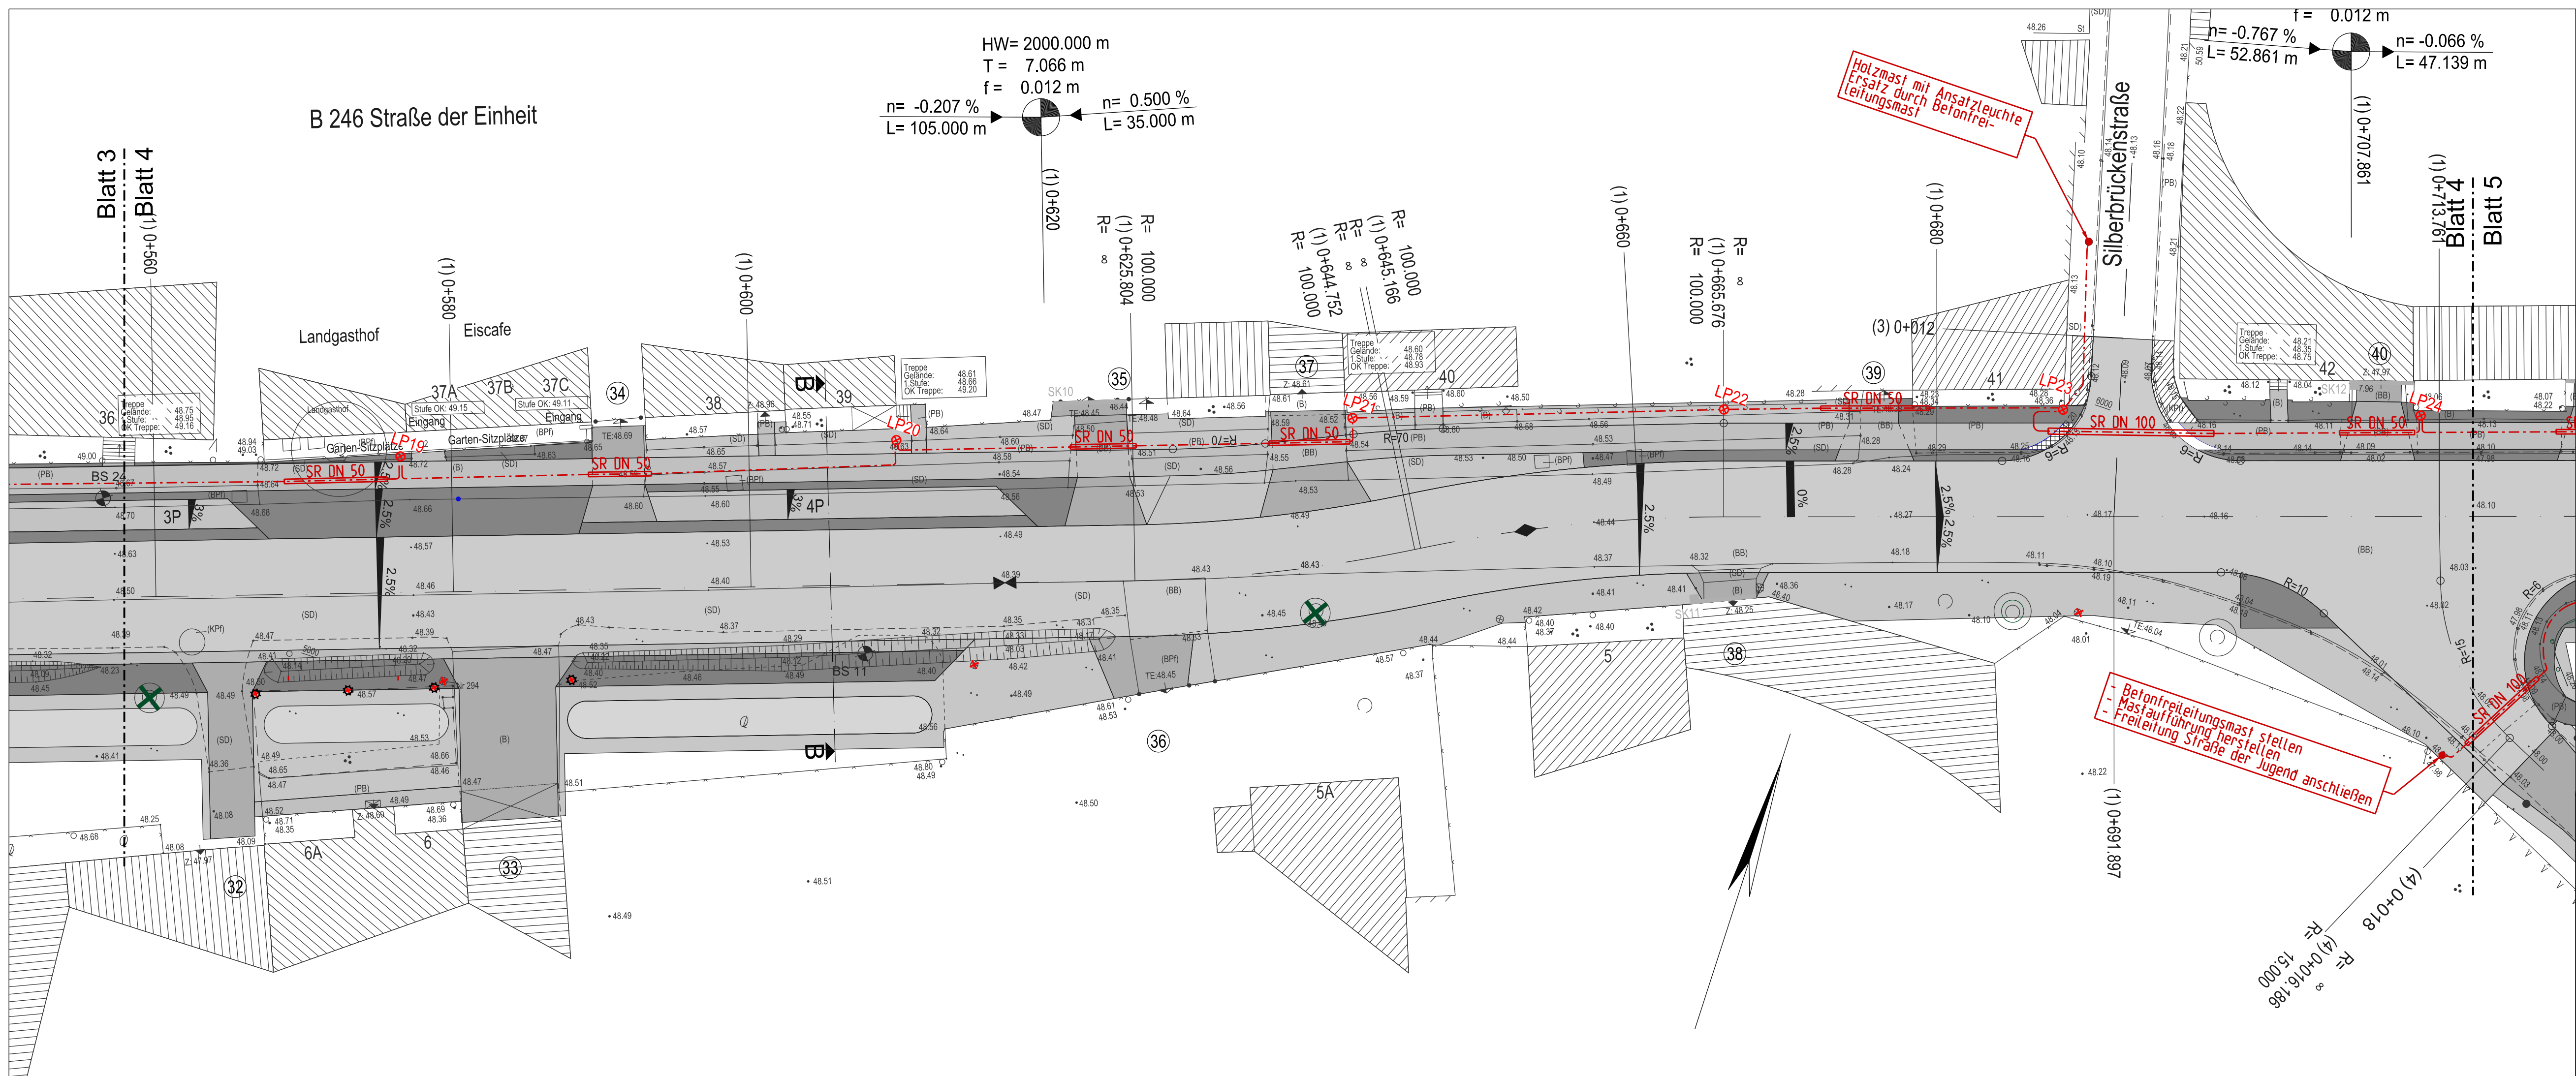

Legende Beleuchtung:

- LP1: Leuchte mit Nummerierung
- SR DN 50: Beleuchtungskabel NYY-J 5x16mm²
- SR DN 100: Kabelschutzrohr mit Angabe der Nennweite
- : Betonfreileitungsmast
- ✕: vorhandene Leuchte entfernen


Planung:	Ingenieurbüro Schulze Am Vordersee 40 14979 Nuthé-Urstromtal OT Dobbrikow Tel.: 03379/50139 Fax: 033732/50143		Datum	Zeichen	
		bearbeitet	02 / 2020	Schulze	
		gezeichnet	02 / 2020	EDV	
		geprüft	02 / 2020	Schulze	
Bauherr:	für die Straßenbaumaßnahme und für den Teil der Beleuchtung verkehrstechnischer Anlagen: Landesbetrieb Straßenwesen, Dezernat Planung West Steinstraße 104-106, Haus 14c 14480 Potsdam				
	für den Teil der öffentlichen Beleuchtung: Amt Brück für die Stadt Brück Ernst-Thälmann-Straße 59, 14822 Brück				
	Unterlage Nr.:			...	
		Blatt Nr.:			4
Planungsphase: Bauvorhaben:	ENTWURFSPLANUNG Bundesstraße B246, Ortsdurchfahrt Brück, 3. Bauabschnitt Straßenbeleuchtung Straße der Einheit und L85 Luisenstraße			Lagesystem: ETRS Höhensystem: DHHN92	
Darstellung:	Kabellageplan			Maßstab: 1 : 250	

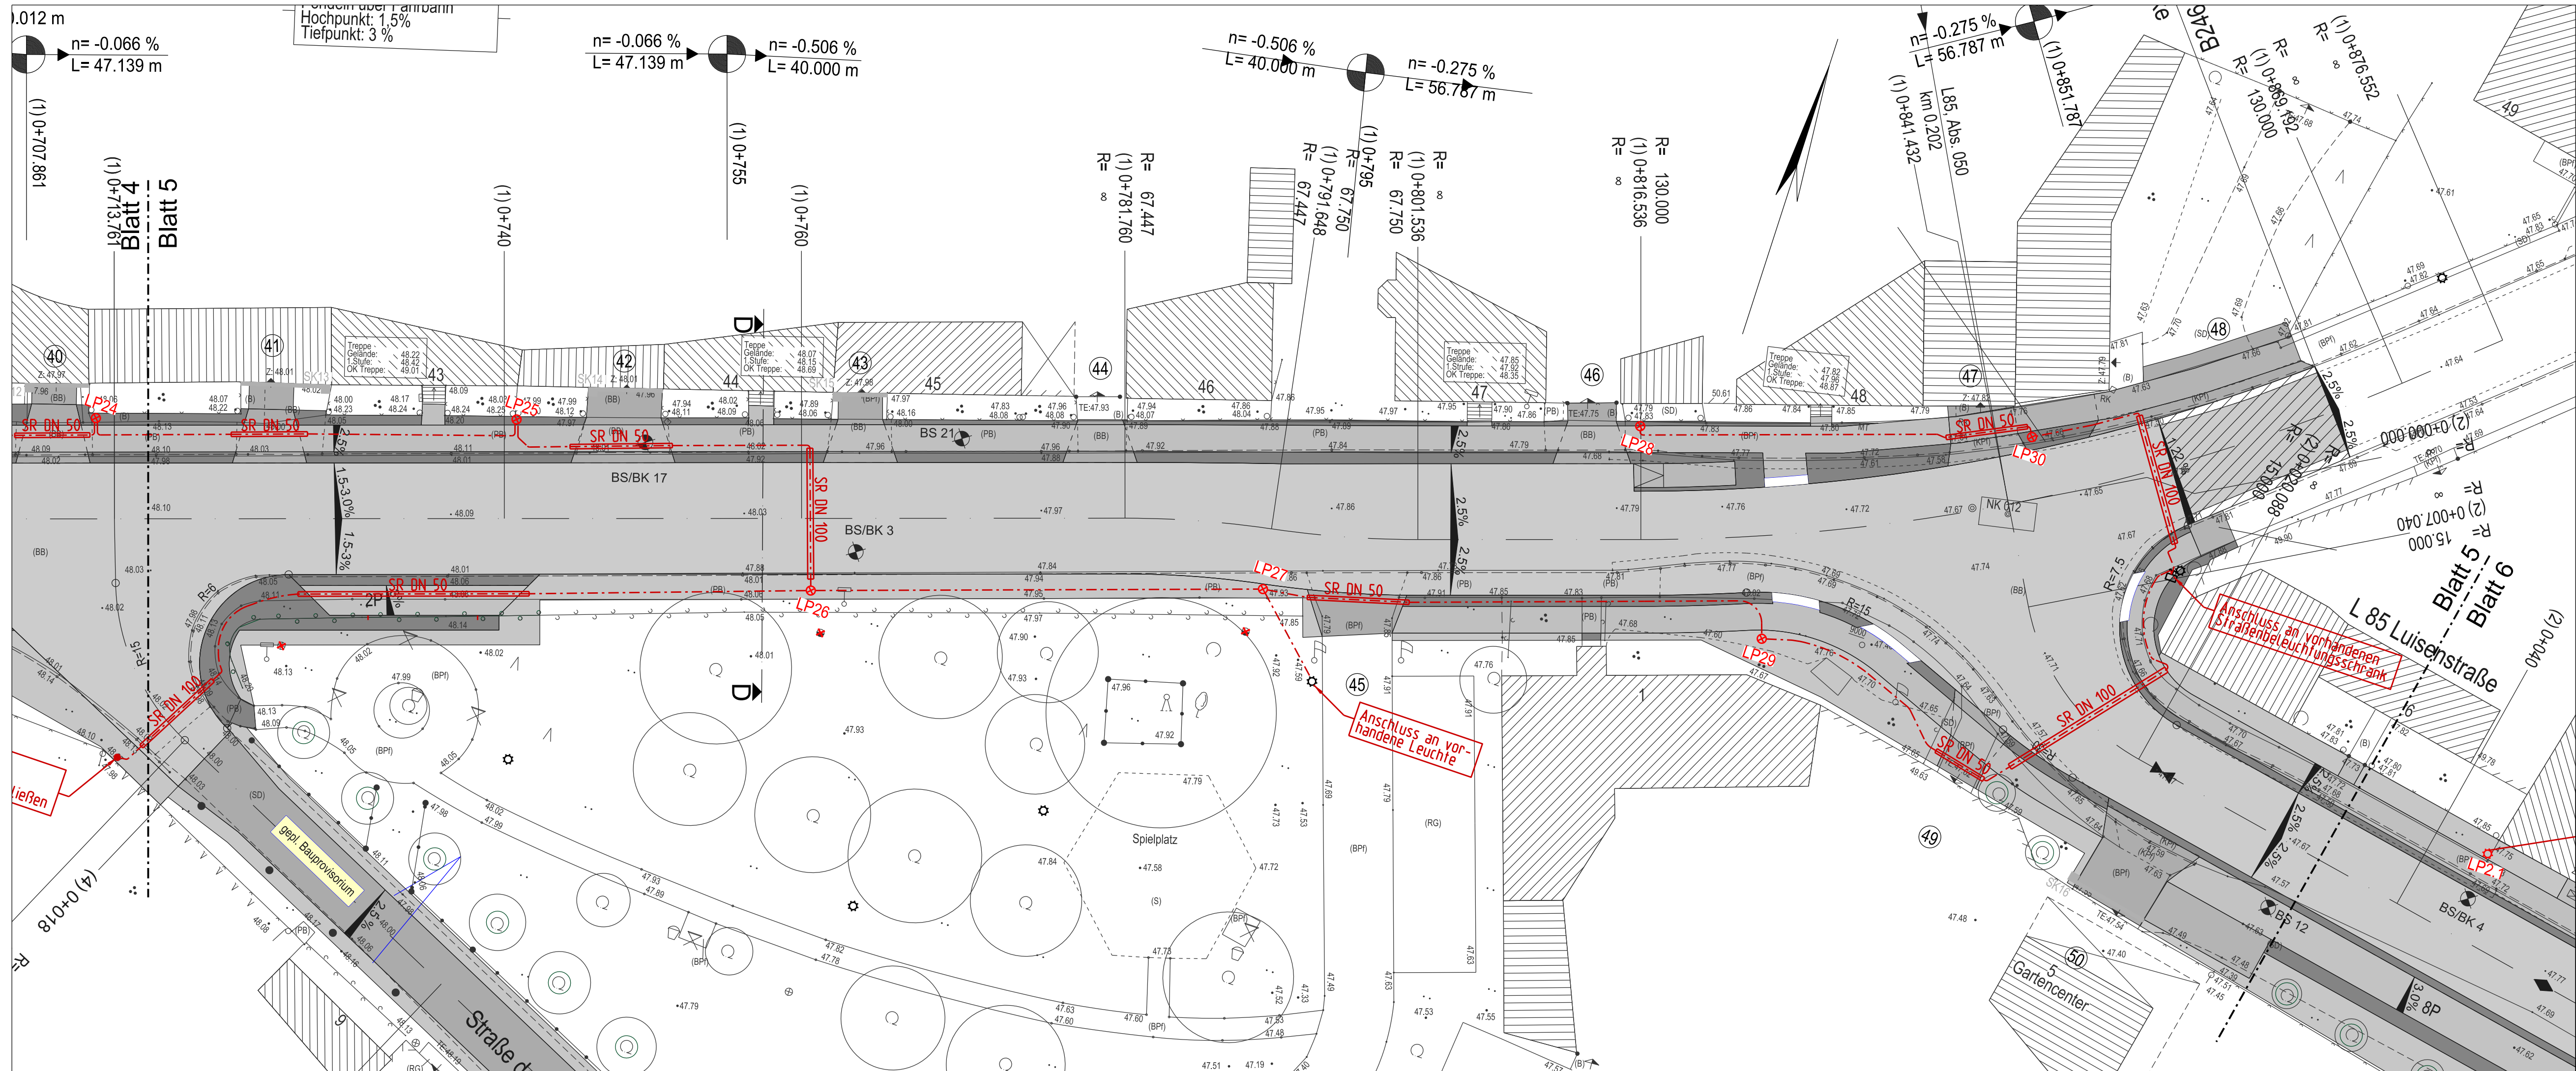

Legende Beleuchtung:

- ⊗ LP1 Leuchte mit Nummerierung
- Beleuchtungskabel NYY-J 5x16mm²
- SR DN 50 Kabelschutzrohr mit Angabe der Nennweite
- Betonfreileitungsmast
- ✕ vorhandene Leuchte entfernen

Planung:	Ingenieurbüro Schulze Am Vordersee 40 14979 Nuthé-Urstromtal OT Dobbrikow Tel.: 03379/50139 Fax: 033732/50143		Datum	Zeichen
		bearbeitet	02 / 2020	Schulze
		gezeichnet	02 / 2020	EDV
		geprüft	02 / 2020	Schulze
Bauherr:	für die Straßenbaumaßnahme und für den Teil der Beleuchtung verkehrstechnischer Anlagen: Landesbetrieb Straßenwesen, Dezernat Planung West Steinstraße 104-106, Haus 14c 14480 Potsdam für den Teil der öffentlichen Beleuchtung: Amt Brück für die Stadt Brück Ernst-Thälmann-Straße 59, 14822 Brück			
		Unterlage Nr.: ... Blatt Nr.: 5		
Planungsphase: Bauvorhaben:	ENTWURFSPLANUNG Bundesstraße B246, Ortsdurchfahrt Brück, 3. Bauabschnitt Straßenbeleuchtung Straße der Einheit und L85 Luisenstraße	Lagesystem: ETRS Höhensystem: DHHN92		
Darstellung:	Kabellageplan	Maßstab: 1 : 250		

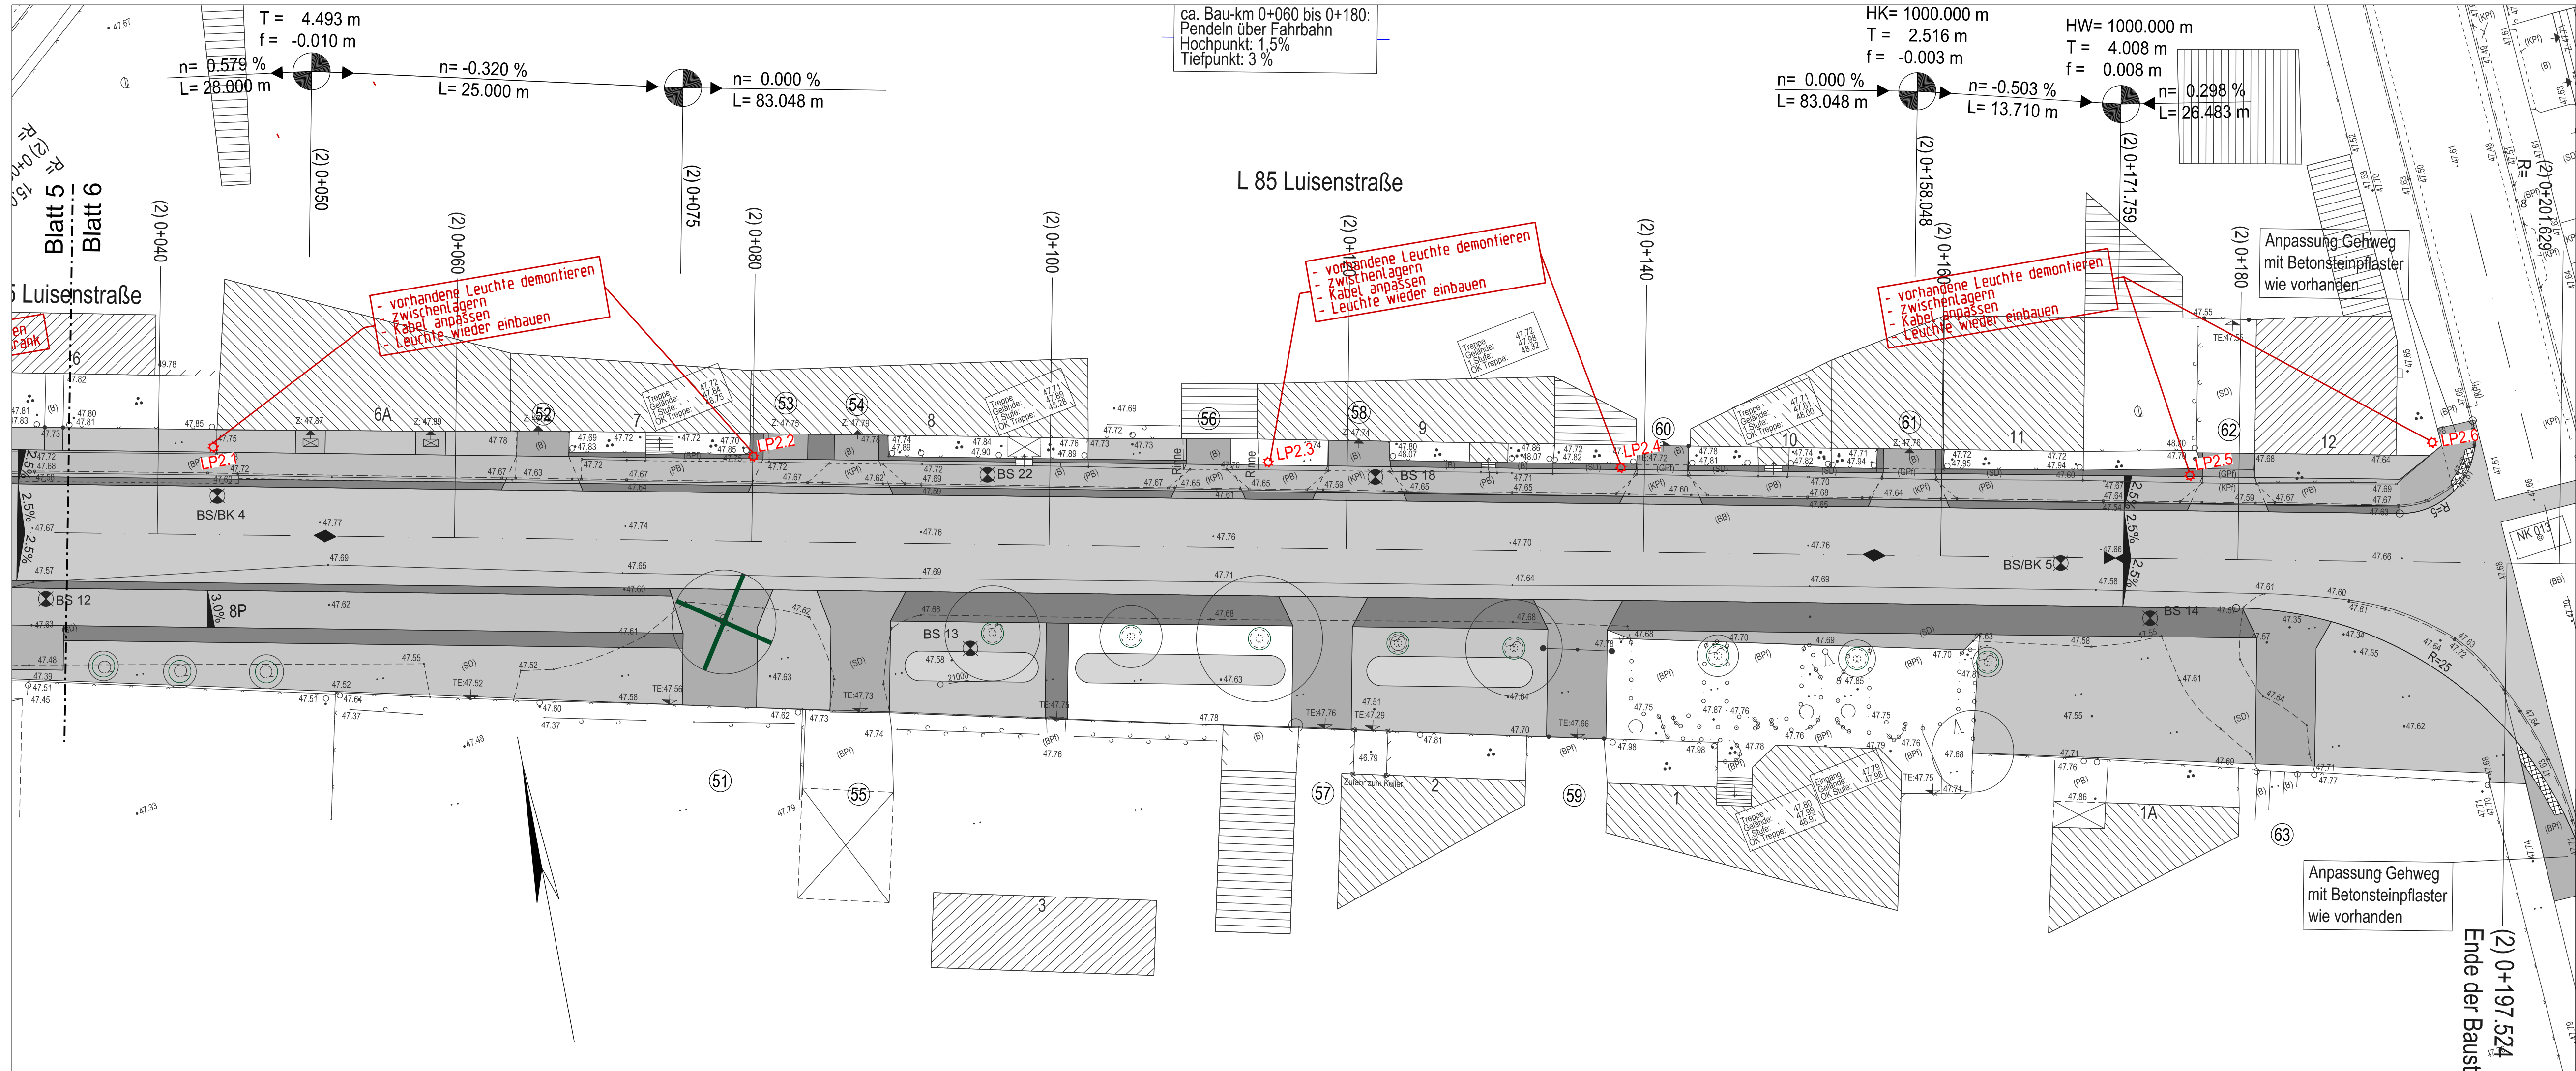

Legende Beleuchtung:

- LP1 Leuchte mit Nummerierung
- SR DN 50 Beleuchtungskabel NYY-J 5x16mm²
- Kabelschutzrohr mit Angabe der Nennweite
- Betonfreileitungsmast
- vorhandene Leuchte entfernen

Planung:	Ingenieurbüro Schulze Am Vordersee 40 14979 Nuth-Orst/OT Döbrikow Tel.: 03379/50139 Fax: 033732/50143		Datum	Zeichen
		bearbeitet	02 / 2020	Schulze
		gezeichnet	02 / 2020	EDV
		geprüft	02 / 2020	Schulze
Bauherr:	für die Straßenbaumaßnahme und für den Teil der Beleuchtung verkehrstechnischer Anlagen: Landesbetrieb Straßenwesen, Dezernat Planung West Steinstraße 104-106, Haus 14c 14480 Potsdam			
	für den Teil der öffentlichen Beleuchtung: Amt Brück für die Stadt Brück Ernst-Thälmann-Straße 59, 14822 Brück		Unterlage Nr.:	...
			Blatt Nr.:	6
Planungsphase: Bauvorhaben:	ENTWURFSPLANUNG Bundesstraße B246, Ortsdurchfahrt Brück, 3. Bauabschnitt Straßenbeleuchtung Straße der Einheit und L85 Luisenstraße		Lagesystem: ETRS Höhensystem: DHHN92	
Darstellung:	Kabellageplan		Maßstab: 1 : 250	